


	SUPERFICIE
PALESTRA	117,10
SPOGLIATOIO 1	27,19
SPOGLIATOIO 2	30,03
SERVIZI IGENICI 3	11,51
DEPOSITO	195,75

CALCOLO SUP. FINESTRATE		
PALESTRA	16,84	
SPOGLIATOIO 1	3,42	
SPOGLIATOIO 2	3,77	
SERVIZI IGENICI 3	5,40	
DEPOSITO	21,24	

CALCOLO RAPPORTO AERO-ILLUMINANTE		
PALESTRA	0,144	>1/8
SPOGLIATOIO 1	0,126	>1/8
SPOGLIATOIO 2	0,126	>1/8
SERVIZI IGENICI 3	0,469	>1/8
DEPOSITO	0,109	>1/8

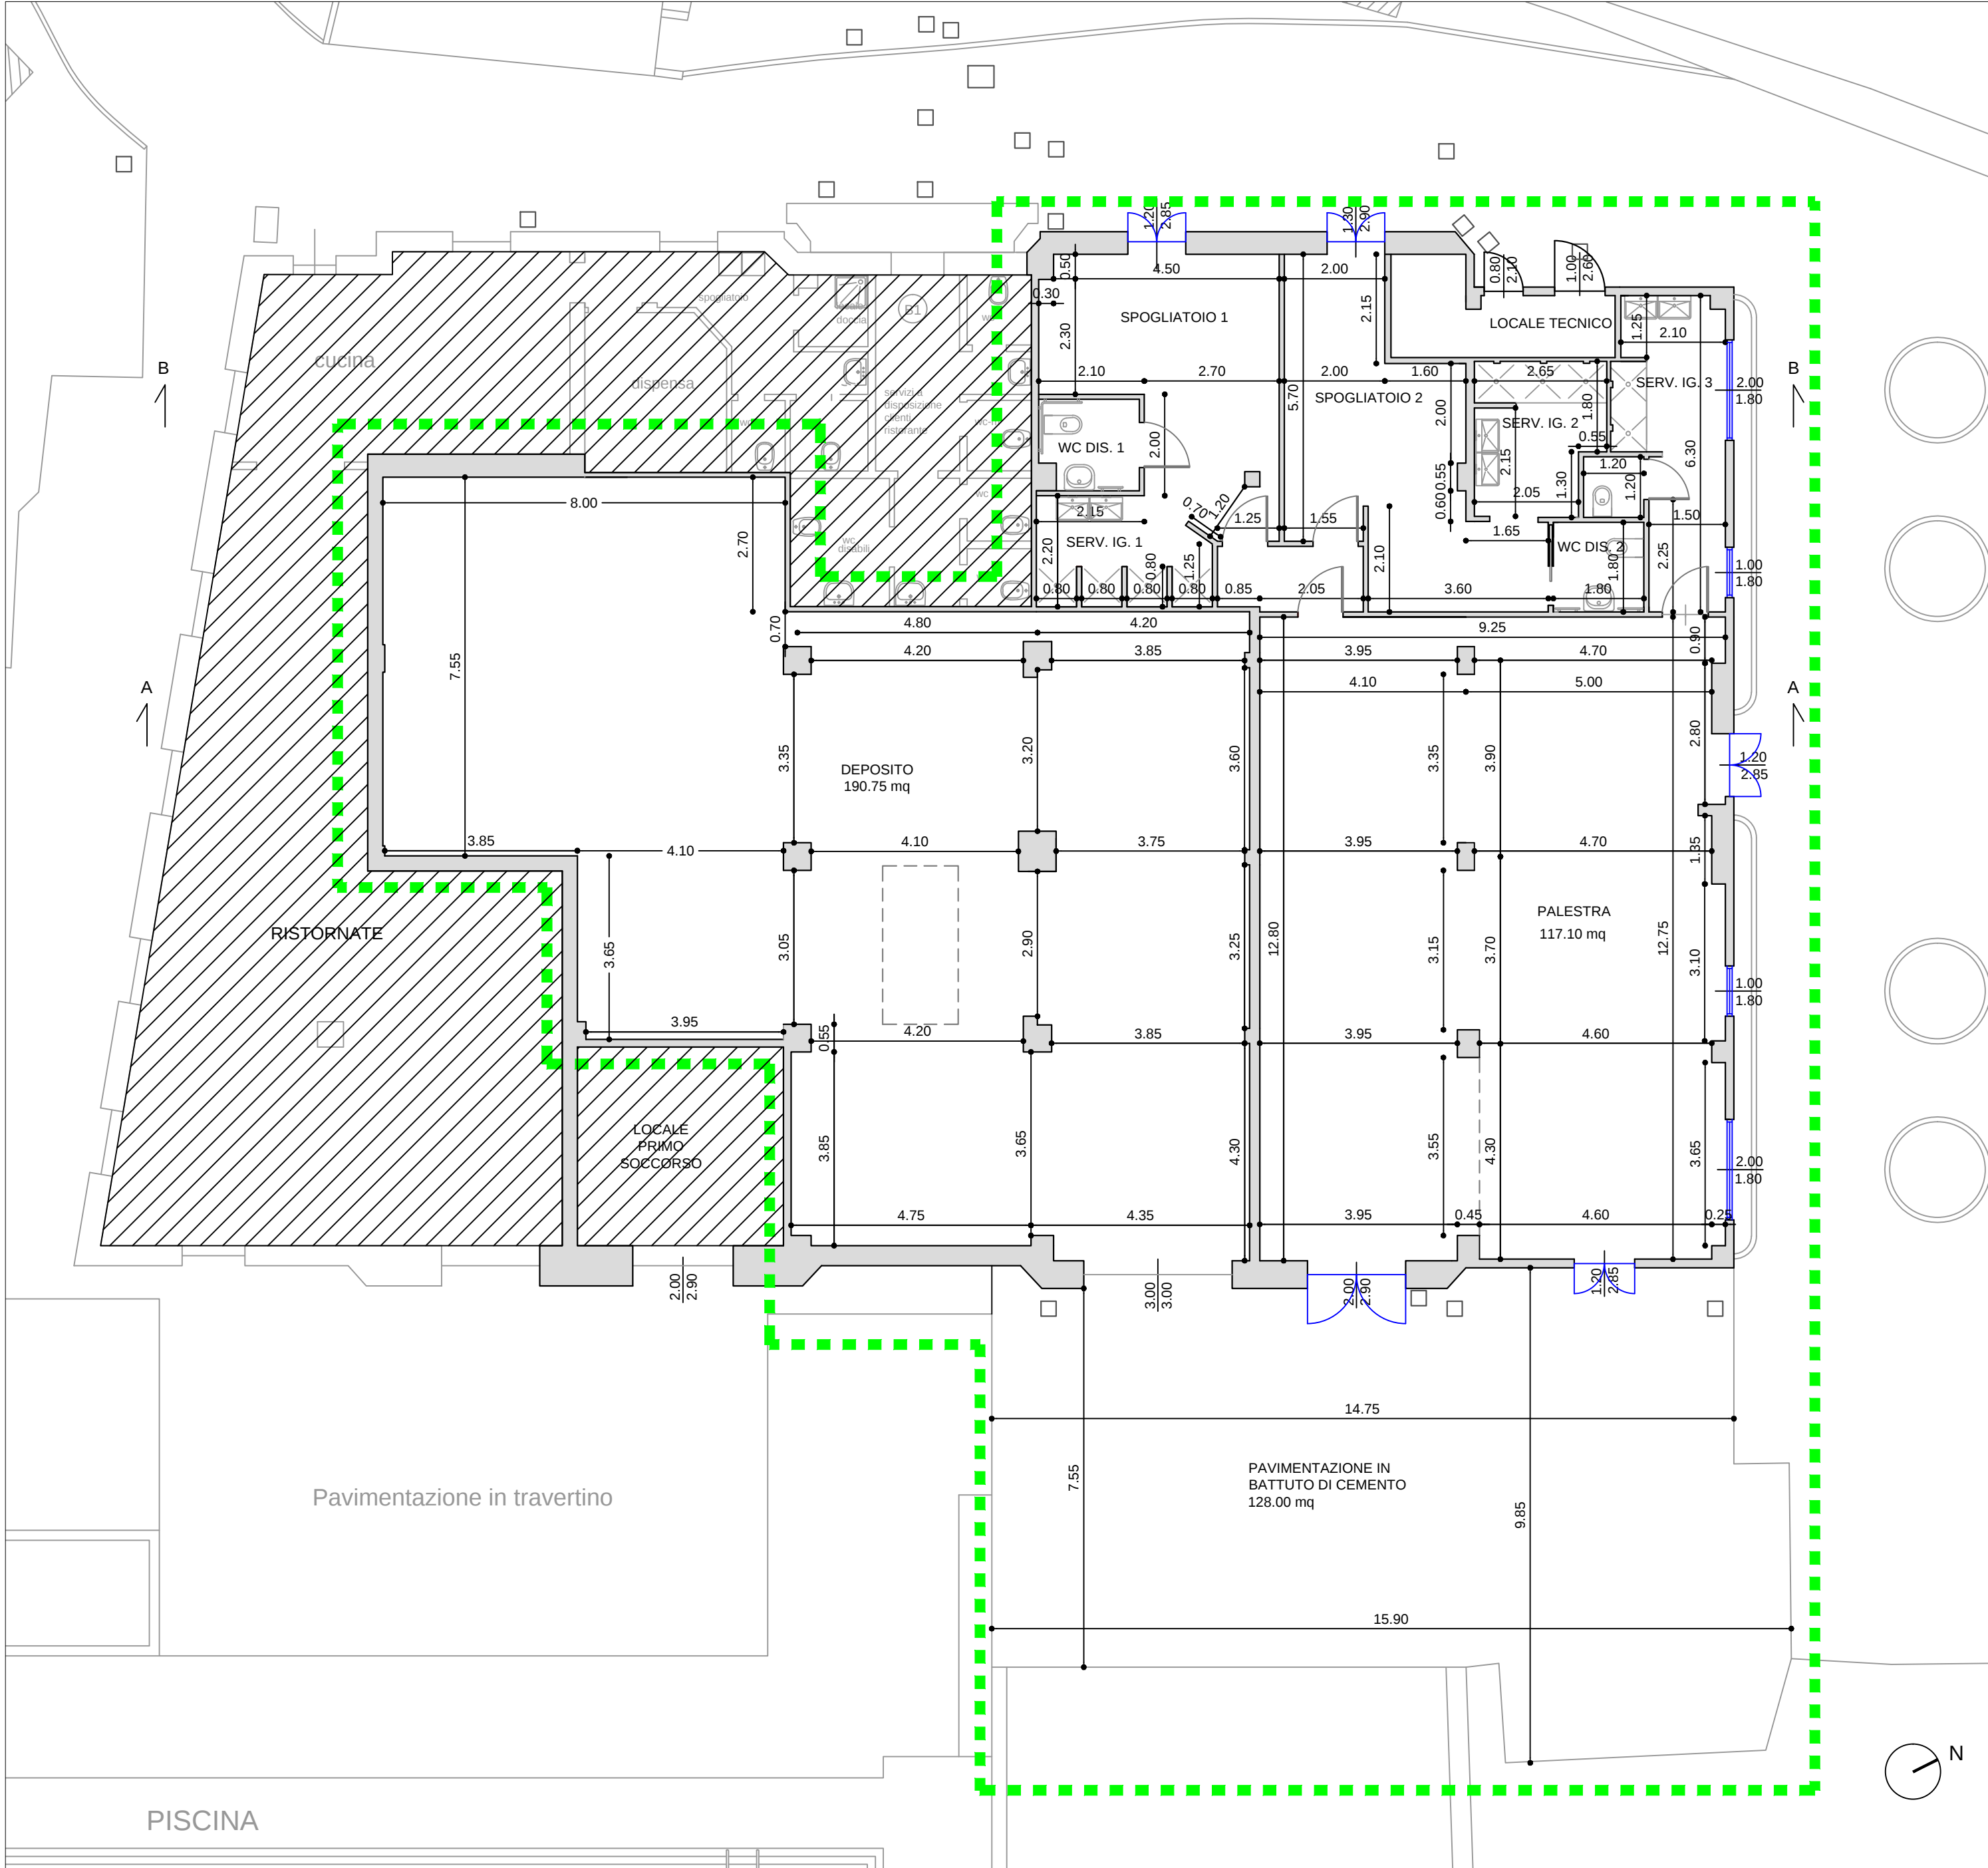

PIANTA POST OPERAM QUOTATA
Scala 1:100

LEGENDA

AREA OGGETTO D'INTERVENTO

AREA NON OGGETTO D'INTERVENTO



Città di
Verbania



Dipartimento
per lo sport



PROGETTO DEFINITIVO - ESECUTIVO

"REALIZZAZIONE NUOVI IMPIANTI E RIGENERAZIONE - CANOTTIERI INTRA"

CLUSTER 2

CUP F52H22000130006

PIANTA PIANO TERRA QUOTATA
SCALA 1:100

STAZIONE APPALTANTE: COMUNE DI VERBANIA
Responsabile Unico del Procedimento: Ing. Noemi COMOLA

Progettisti R.T.P.: Ing. Roberto MURTAS - EUROPROJECT SRL (Mandataria)
Ing. Alessio FRIARGIU - EUROPROJECT SRL (Mandataria)
Ing. Serena MANCA - EUROPROJECT SRL (Mandataria)
Geol. Giorgio FARCI (Mandante)
Arch. Laura SANDOVAL PALACIOS (Mandante)

Collaboratori: Arch. Consolato Emanuele COSTANTINO
Geom. Alfonso CUREDDA
Arch. Andrea PIERACCINI

Data: DICEMBRE 2022

Agg:

EUROPROJECT S.R.L.



TAVOLA

6